


IMPIANTO ELETTRICO
Scala 1:500

LEGENDA

- CONDUTTURE INTERRATE PRINCIPALI (*)
- CONDUTTURE INTERRATE TERMINALI (*)
- CORDA NUDA IN RAME 50mmq
- POZZETTO DI DERIVAZIONE PRINCIPALE
- POZZETTO DI DERIVAZIONE TERMINALE
- POZZETTO DEL DISPENSORE
- QUADRO ELETTRICO
- QUADRETTO N PRESE PIAZZOLE
- LAMPIONE

QG QUADRO GENERALEQZ-N QUADRO ZONA NORDQZ-C QUADRO ZONA CENTRALEQZ-S QUADRO ZONA SUDN1.. POZZETTI ZONA NORDC1.. POZZETTI ZONA CENTRALES1.. POZZETTI ZONA SUDP1.. POZZETTI POMPE IRRIGAZIONE

(*) PER LE DIMENSIONI DELLE CONDUTTURE E LE SEZIONI DEI CONDUTTORI SI VEDA LA RAPPRESENTAZIONE SCHEMATICA ALLEGATA

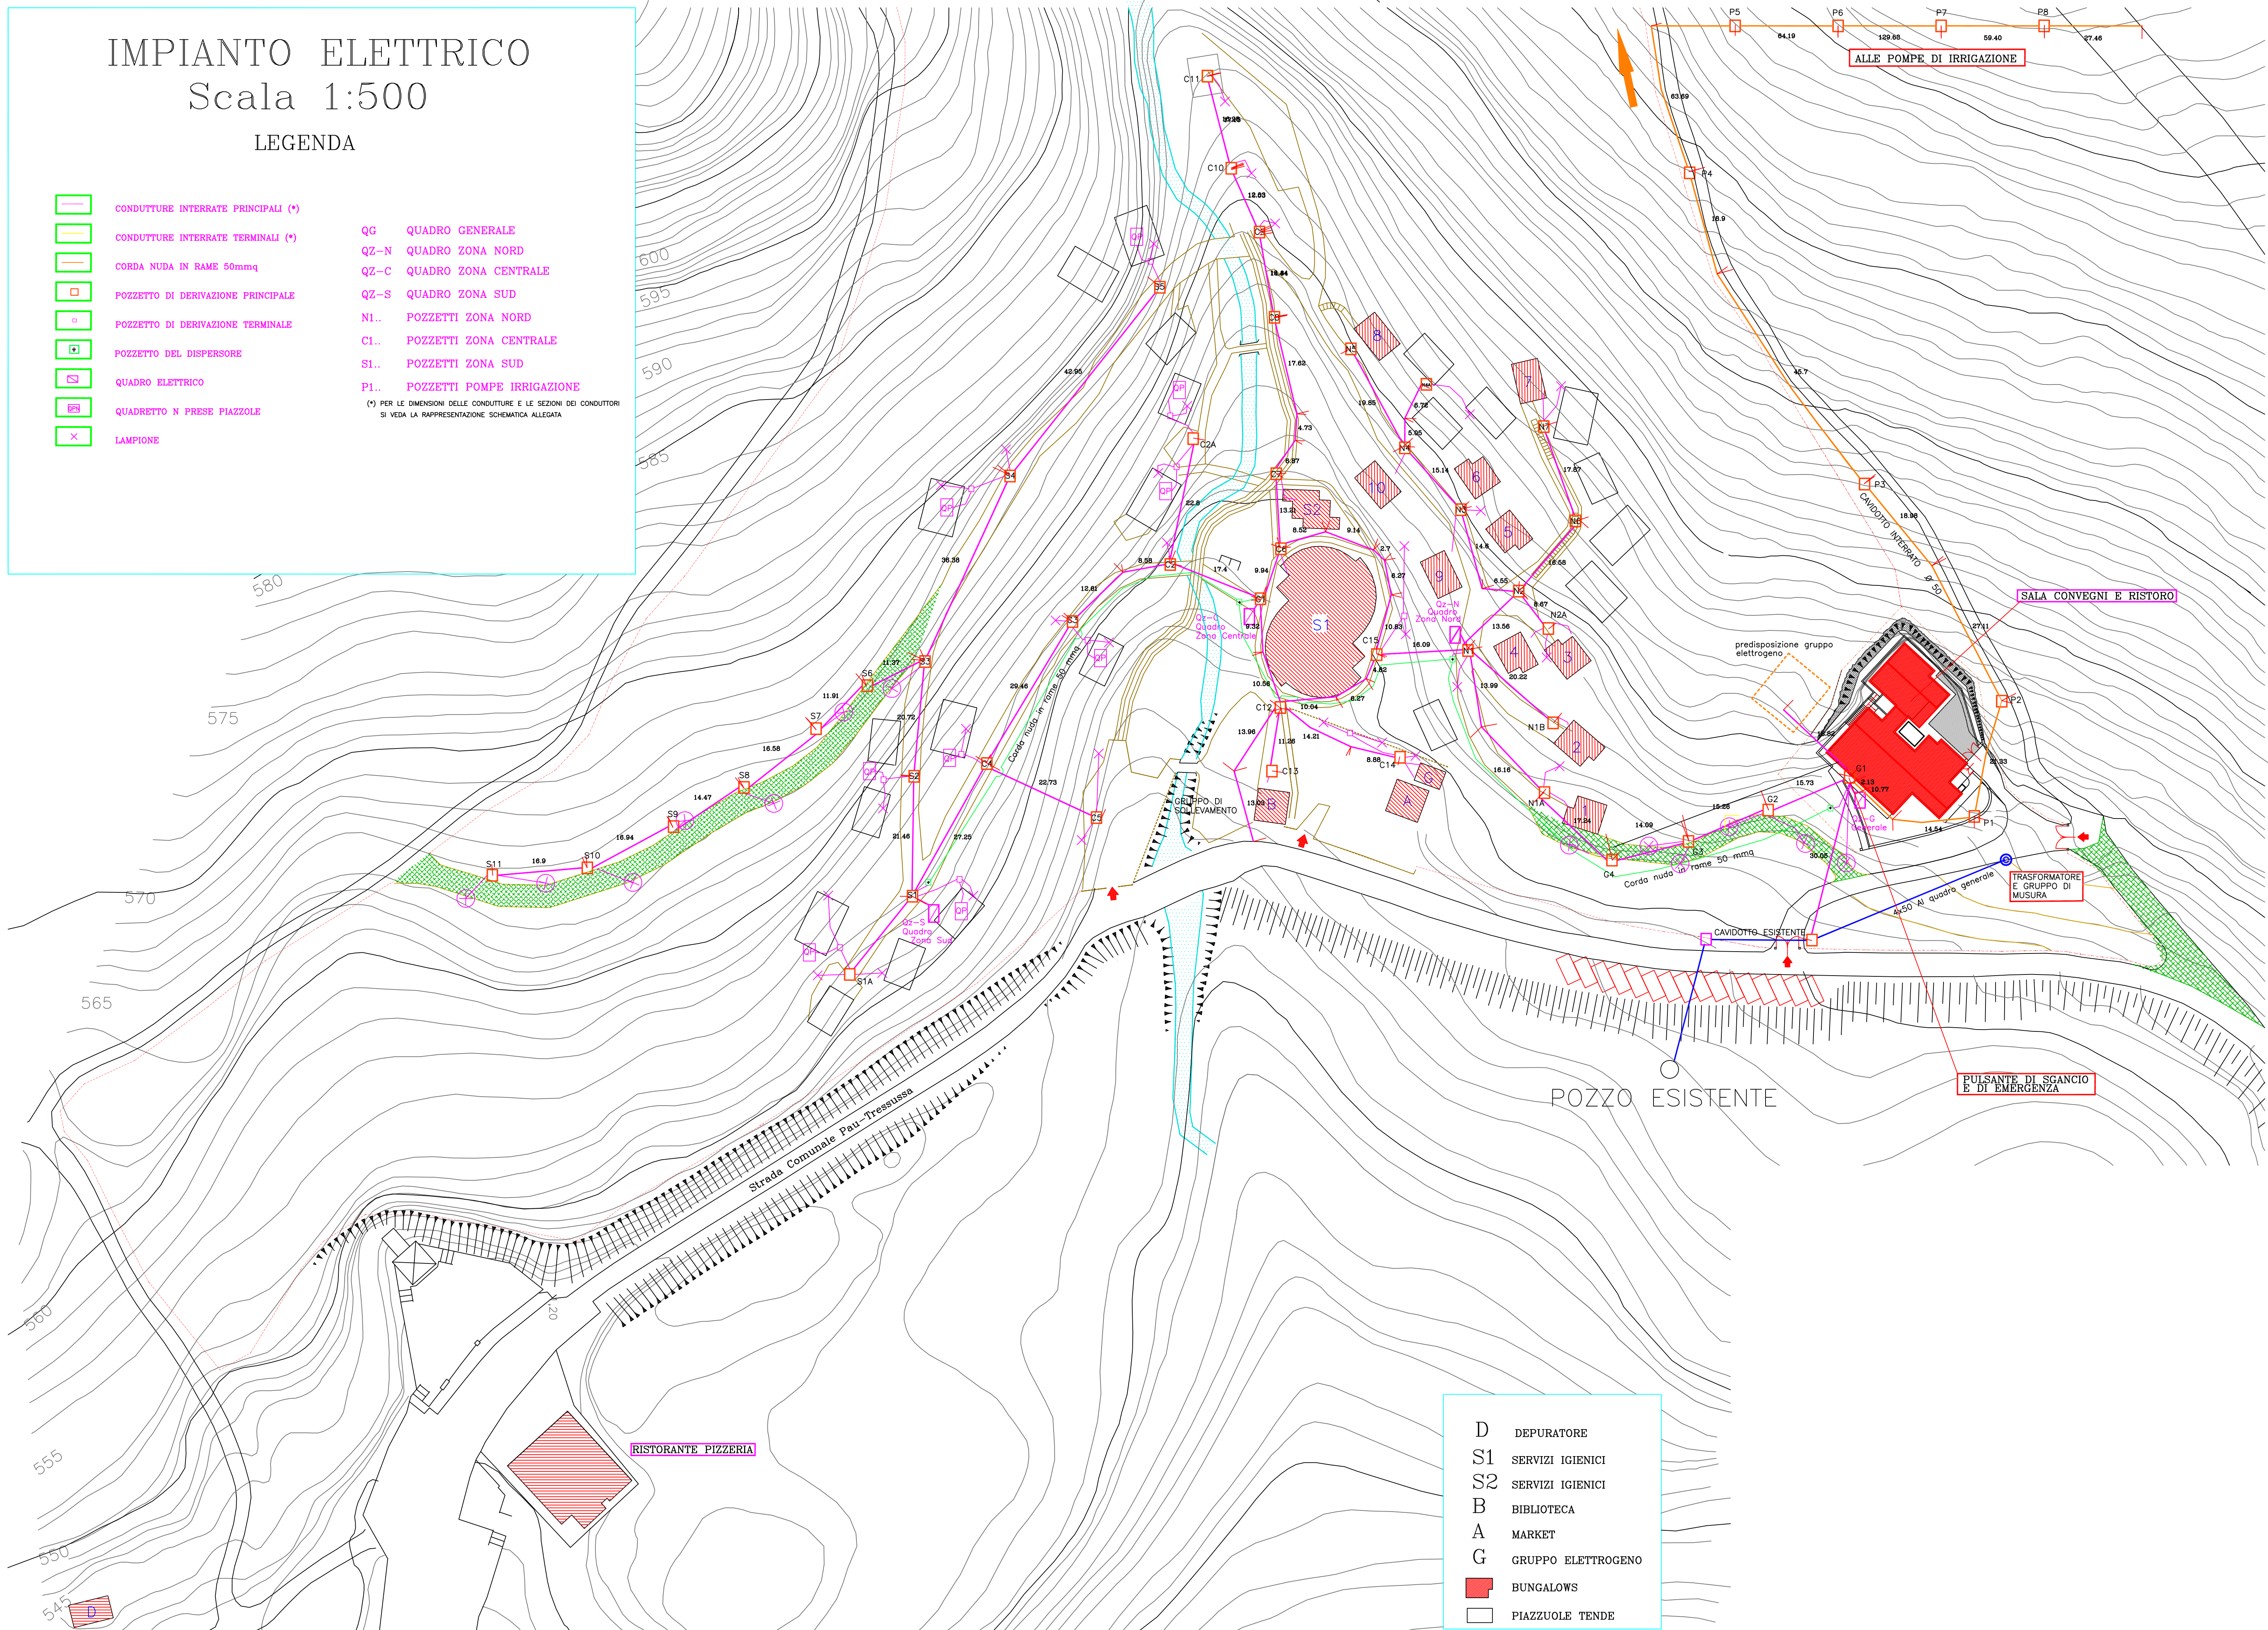

- D DEPURATORE
- S1 SERVIZI IGIENICI
- S2 SERVIZI IGIENICI
- B BIBLIOTECA
- A MARKET
- G GRUPPO ELETTROGENO
- BUNGALOWS
- PIAZZUOLE TENDE