


IMPIANTO ANTINCENDIO
Scala 1:500

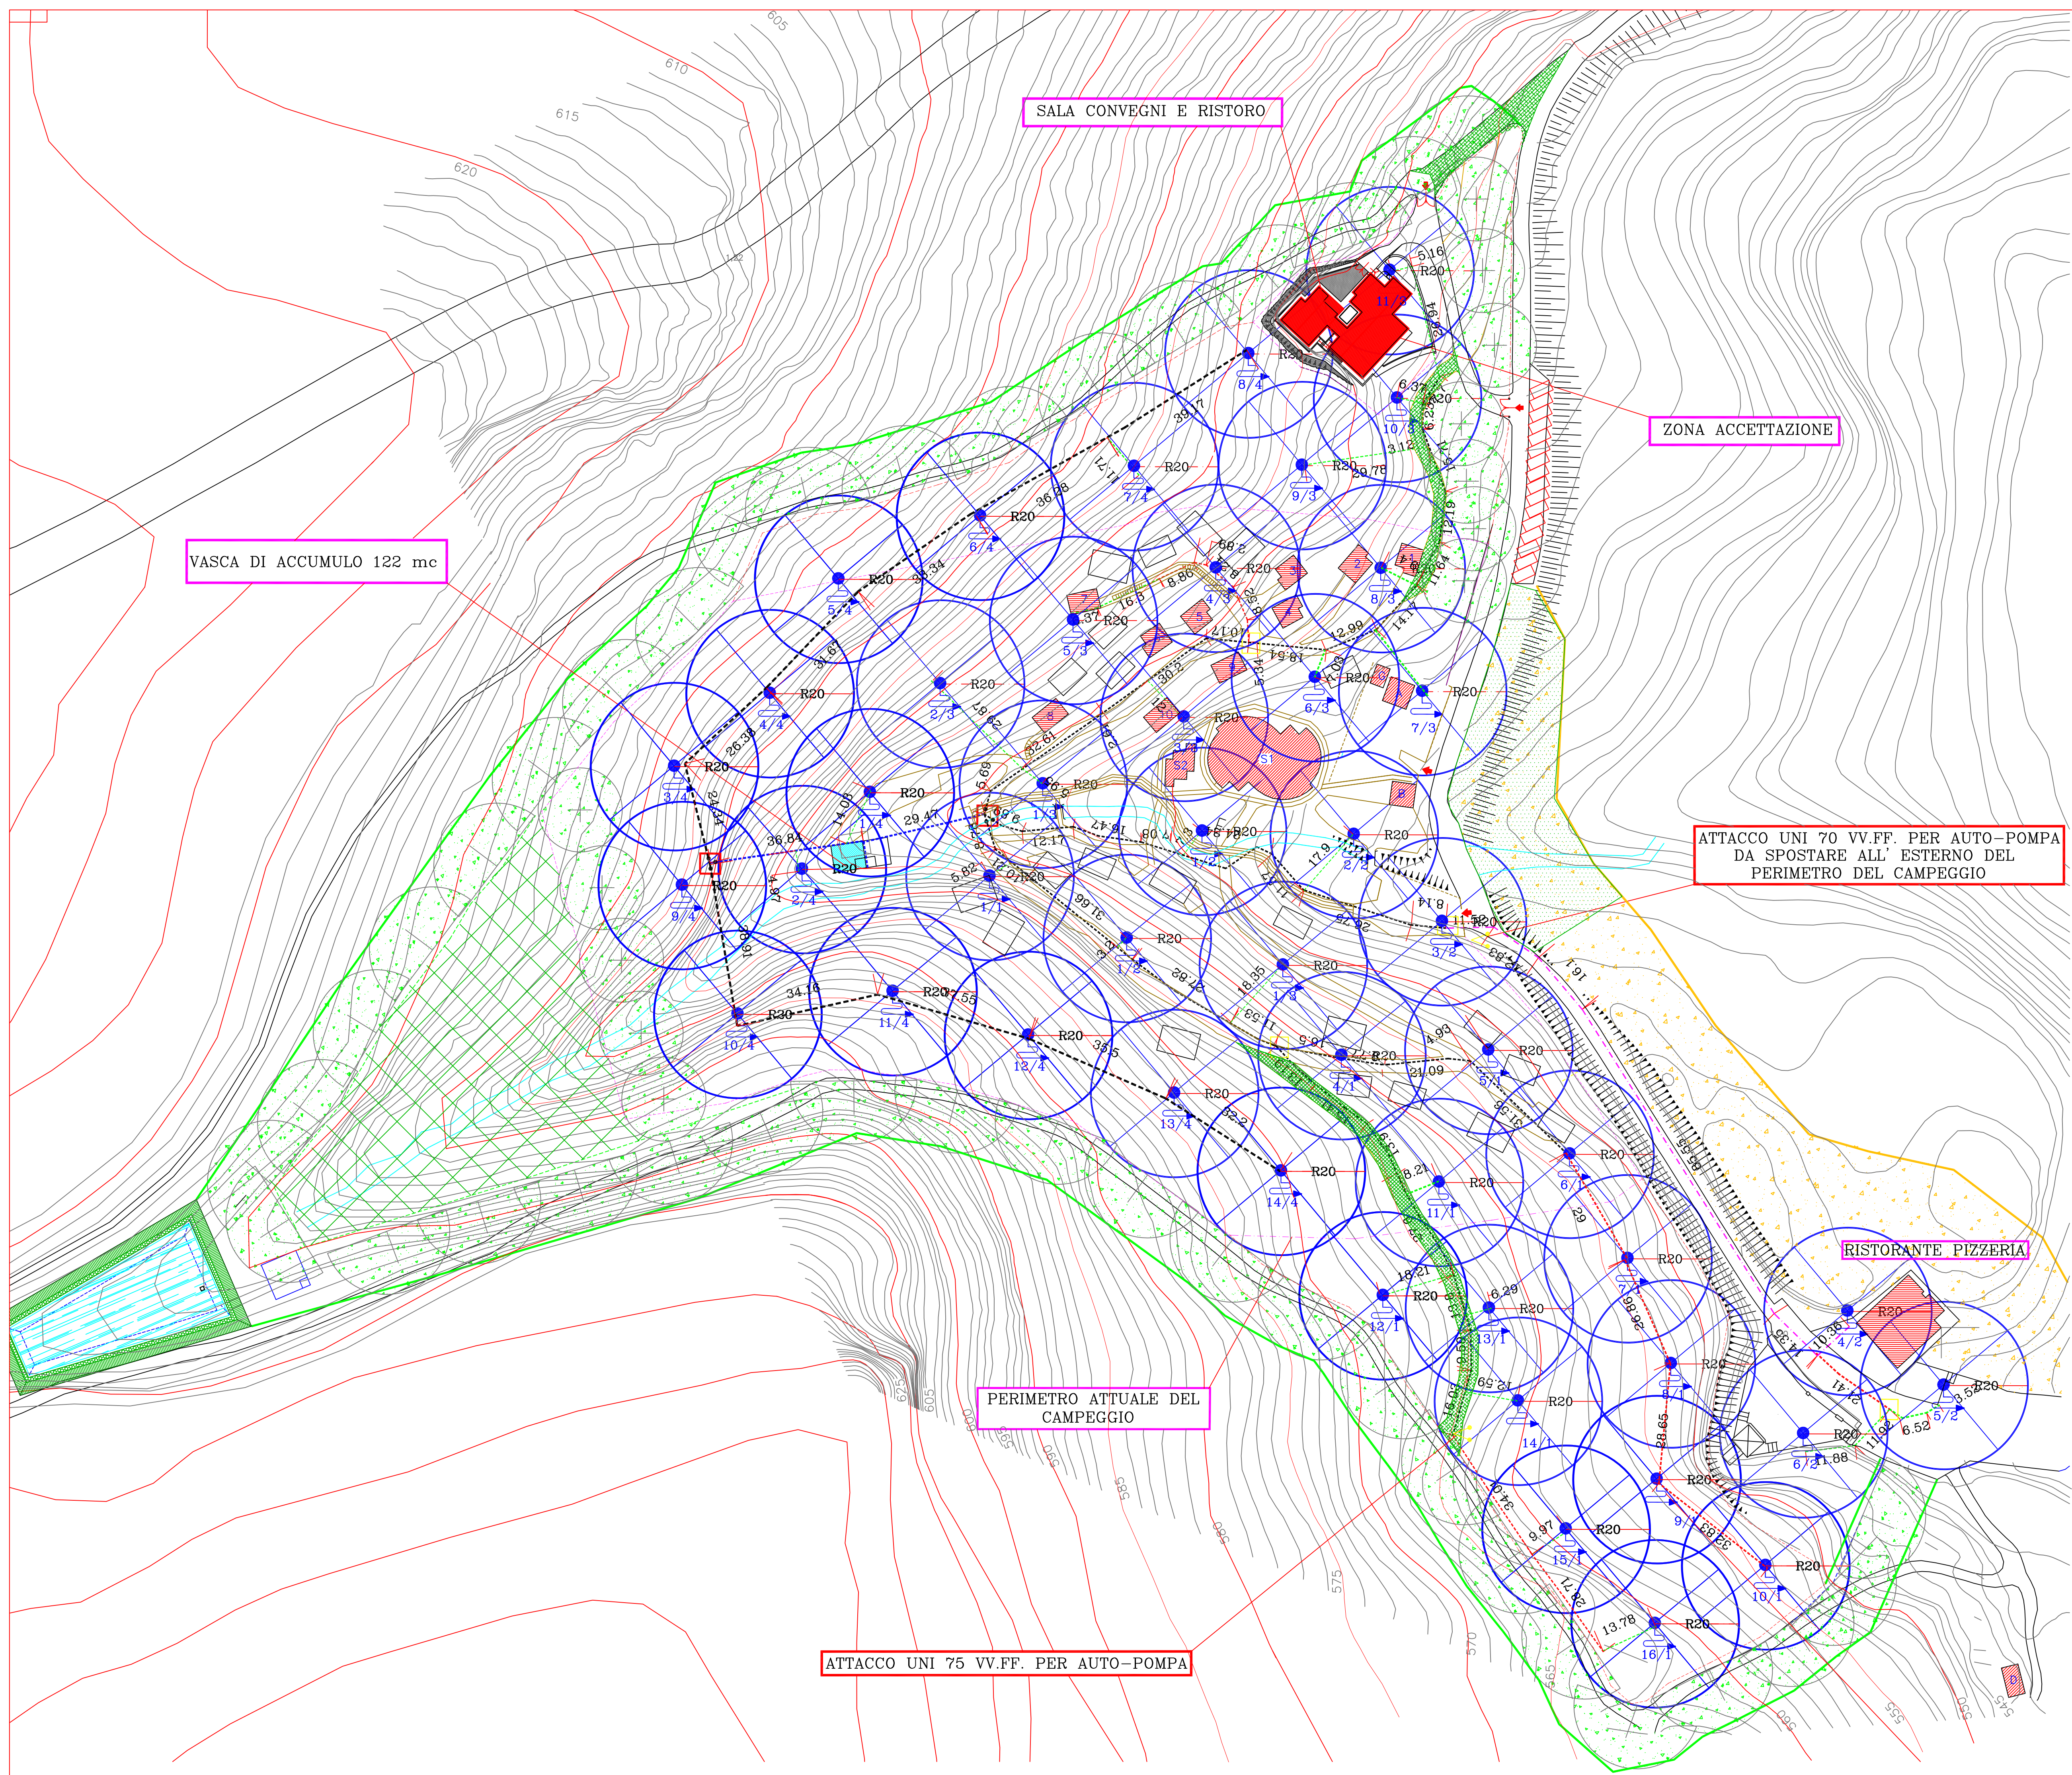

LEGENDA

- POZZETTI DI DISTRIBUZIONE 150X150X150
- POZZETTI DI DIRAMAZIONE 80X80X80
- CONDOTTA IN PROGETTO Ø 110
- CONDOTTA IN PROGETTO Ø 90
- CONDOTTA IN PROGETTO Ø 75
- CONDOTTA IN PROGETTO Ø 63
- CONDOTTA ESISTENTE Ø 63
- SARACINESCHE DI INTERCETTAZIONE
- ATTACCHI VV.FF. Ø 75
- IDRANTI CON MANICHETTE UNI 45 DA 25 mt E LANCIA A GETTO VARIABILE

- D DEPURATORE
- S1 SERVIZI IGIENICI
- S2 SERVIZI IGIENICI
- B BIBLIOTECA
- A MARKET
- G GRUPPO ELETTROGENO
- BUNGALOWS
- PIAZZUOLE TENDE