


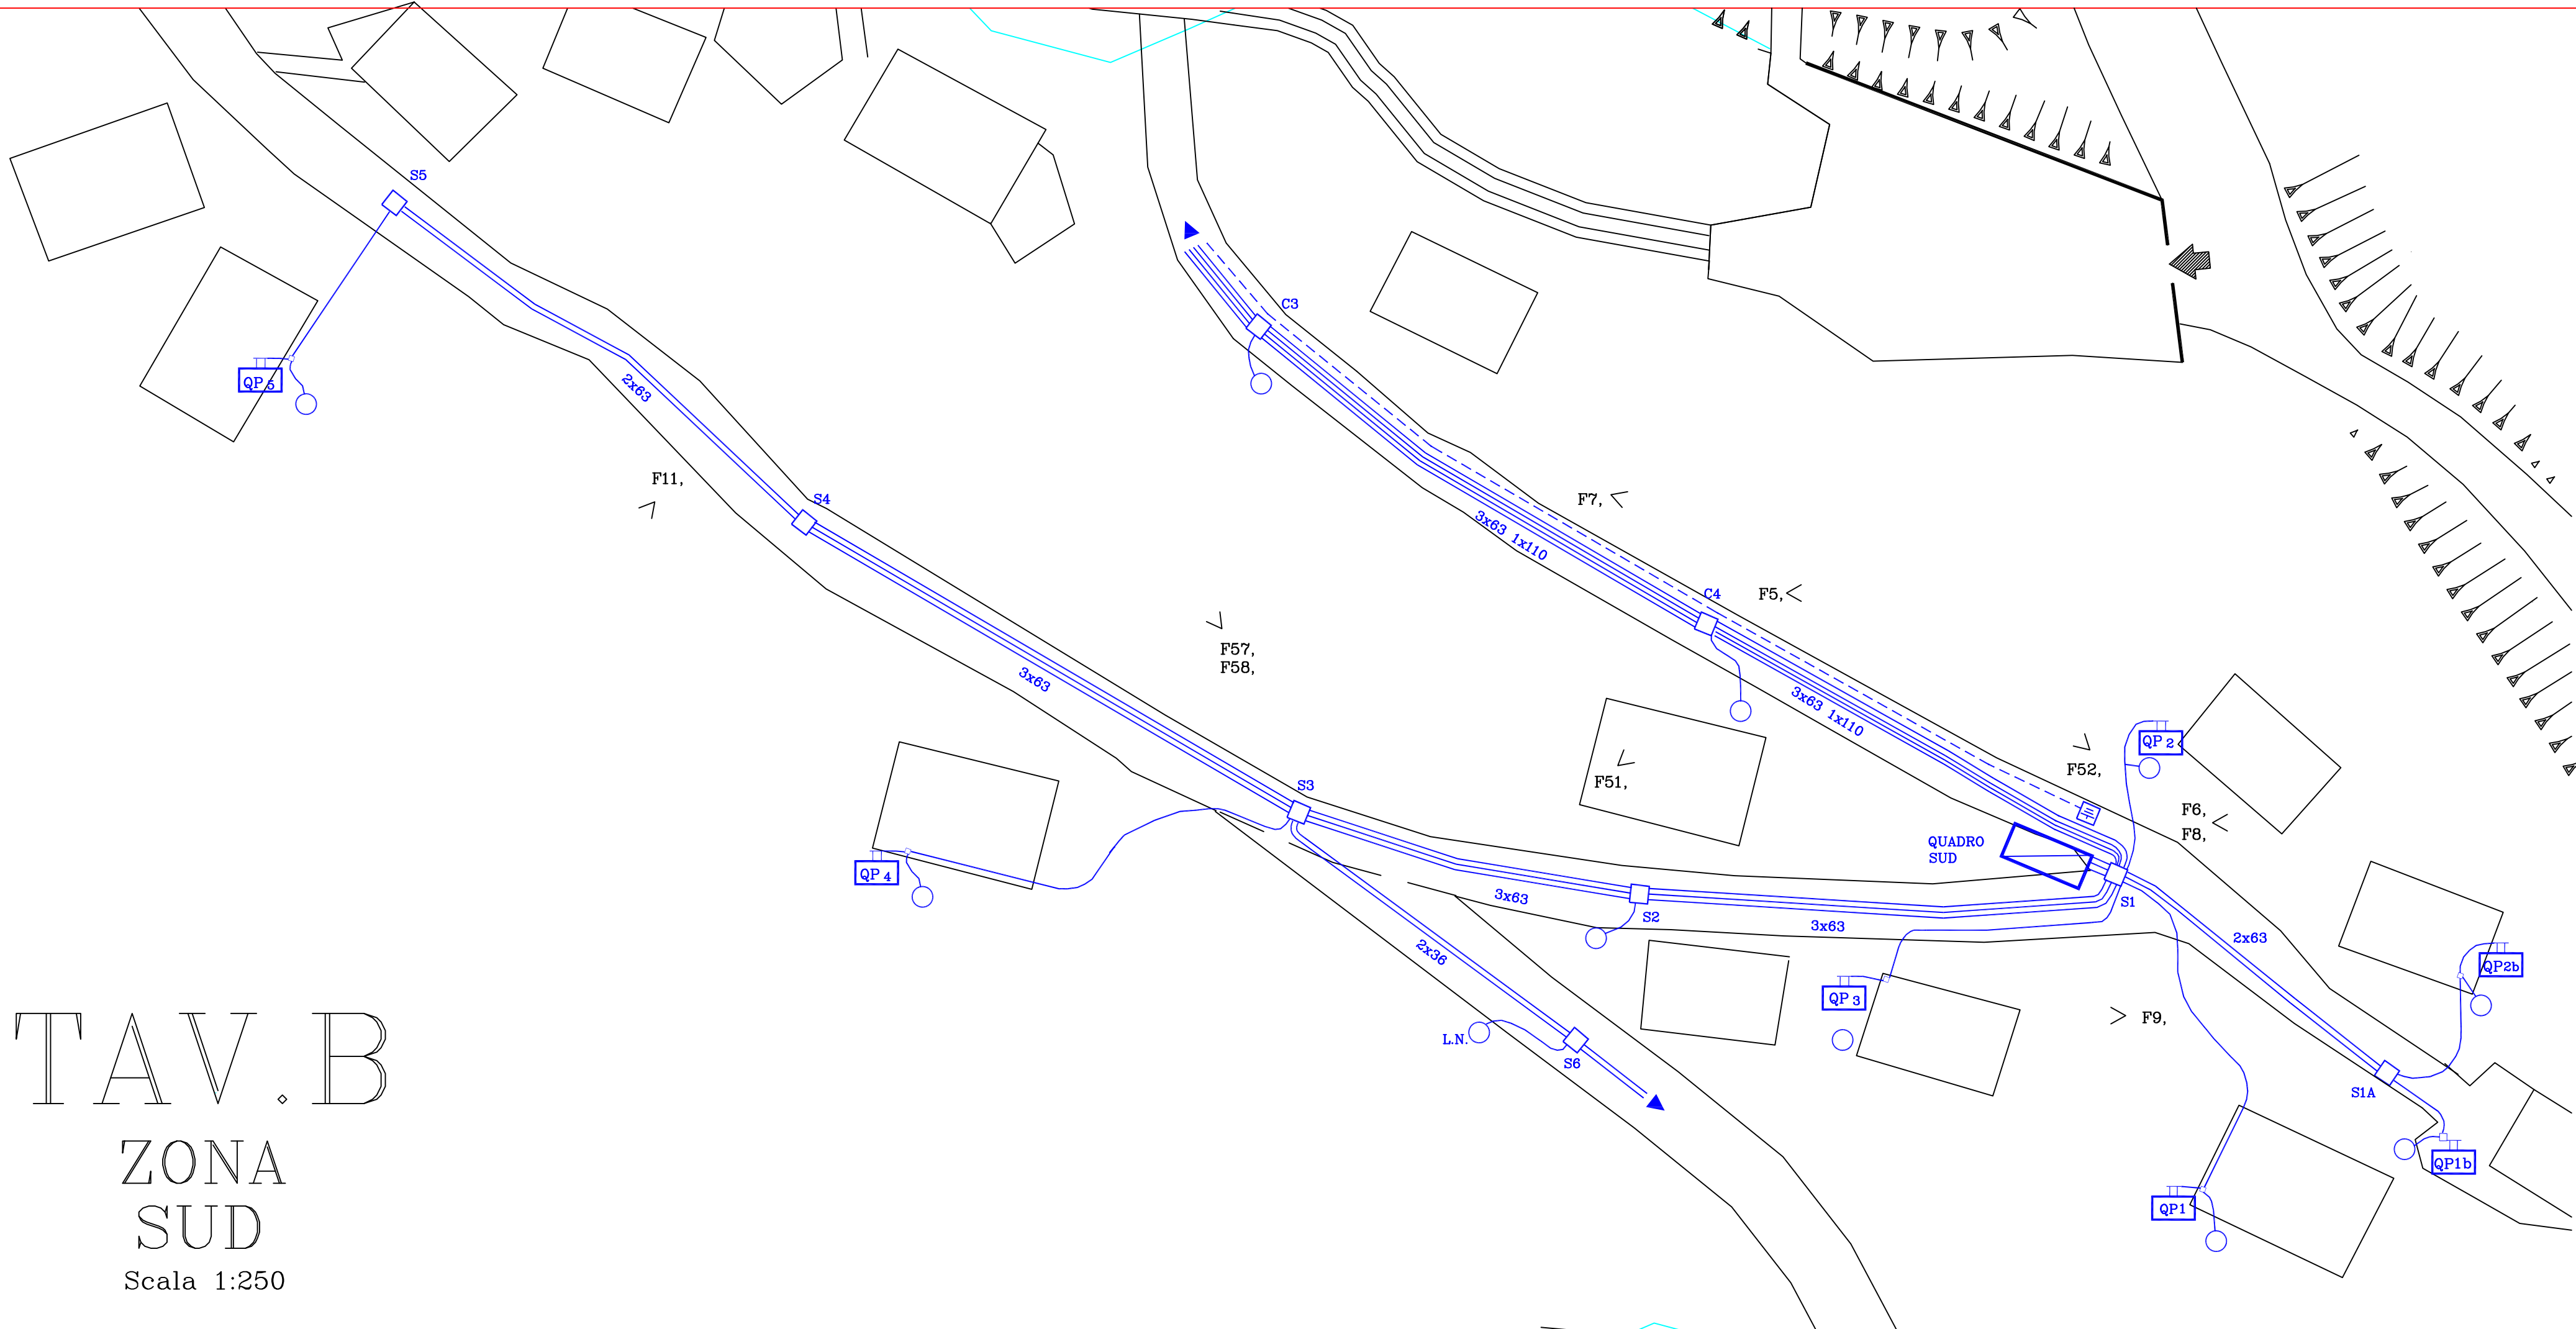


TAV. B
ZONA
SUD
Scala 1:250

LEGENDA

- POZZETTO E CAVIDOTTO PER IMPIANTO ELETTRICO E PREDISP. IMPIANTO TV
- DISPERSORE E TRECCIA IN RAME DA 50mmq PER IMPIANTO DI TERRA
- LAMPIONE ESISTENTE
- LAMPIONE NUOVO
- QUADRO ELETTRICO
- QUADRO PIAZZOLA
- INDICAZIONE RIFERIMENTO RACCOLTA FOTOGRAFICA

N.B. le sezioni dei cavi utilizzati sono perfettamente conformi al progetto esecutivo salvo dove espressamente evidenziate in rosso

- D DEPURATORE
- S1 SERVIZI IGIENICI
- S2 SERVIZI IGIENICI
- B BIBLIOTECA
- A MARKET
- G GRUPPO ELETTROGENO
- BUNGALOWS
- PIAZZUOLE TENDE

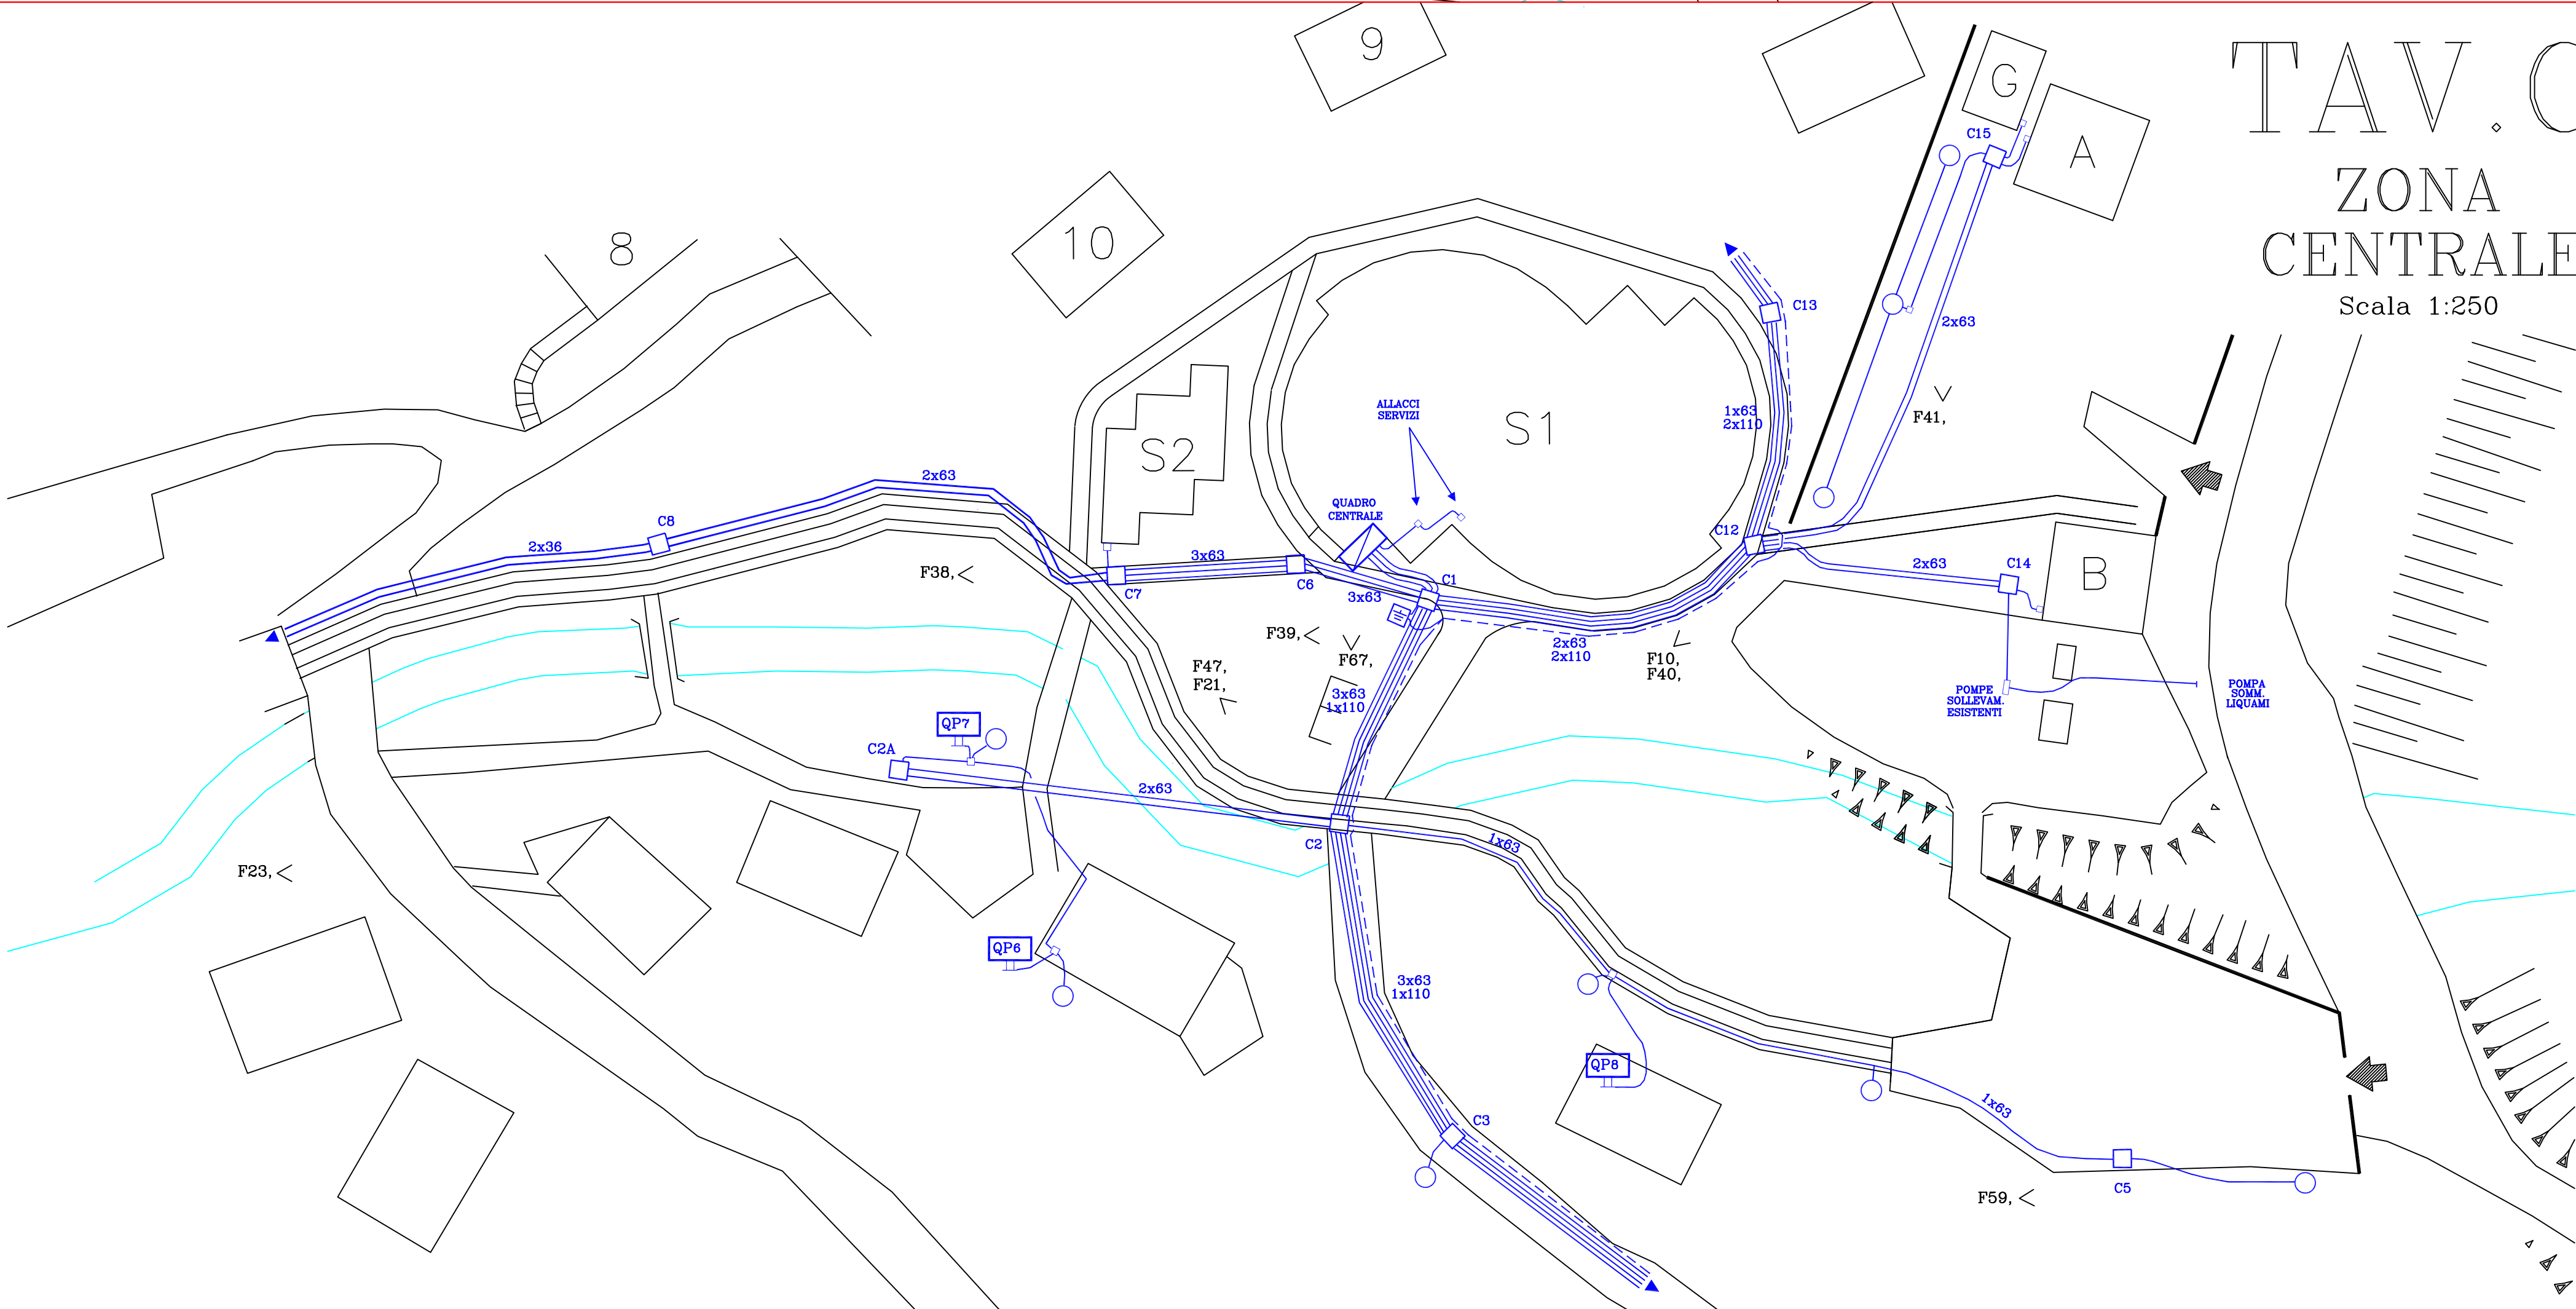

TAV. C
ZONA
CENTRALE
Scala 1:250