


LEGENDA

- — IDRANTE IMPIANTO ANTINCENDIO CON DIRAMAZIONE
- — POZZETTO E LINEA IMPIANTO ANTINCENDIO
- — POZZETTO E LINEA IMPIANTO IDRICO
- — POZZETTO E LINEA IMPIANTO FOGNARIO
- — POZZETTO E LINEA IMPIANTO DISTRIBUZIONE GAS
- — POZZETTO E CAVIDOTTO PER IMPIANTO ELETTRICO E PREDISP. IMPIANTO TV
- — POZZETTO E TRECCIA IN RAME PER IMPIANTO TERRA
- < F.. — INDICAZIONE RIFERIMENTO RACCOLTA FOTOGRAFICA

- D — DEPURATORE
- S1 — SERVIZI IGIENICI
- S2 — SERVIZI IGIENICI
- B — BIBLIOTECA
- A — MARKET
- G — GRUPPO ELETTROGENO
- — BUNGALOWS
- — PIAZZUOLE TENDE

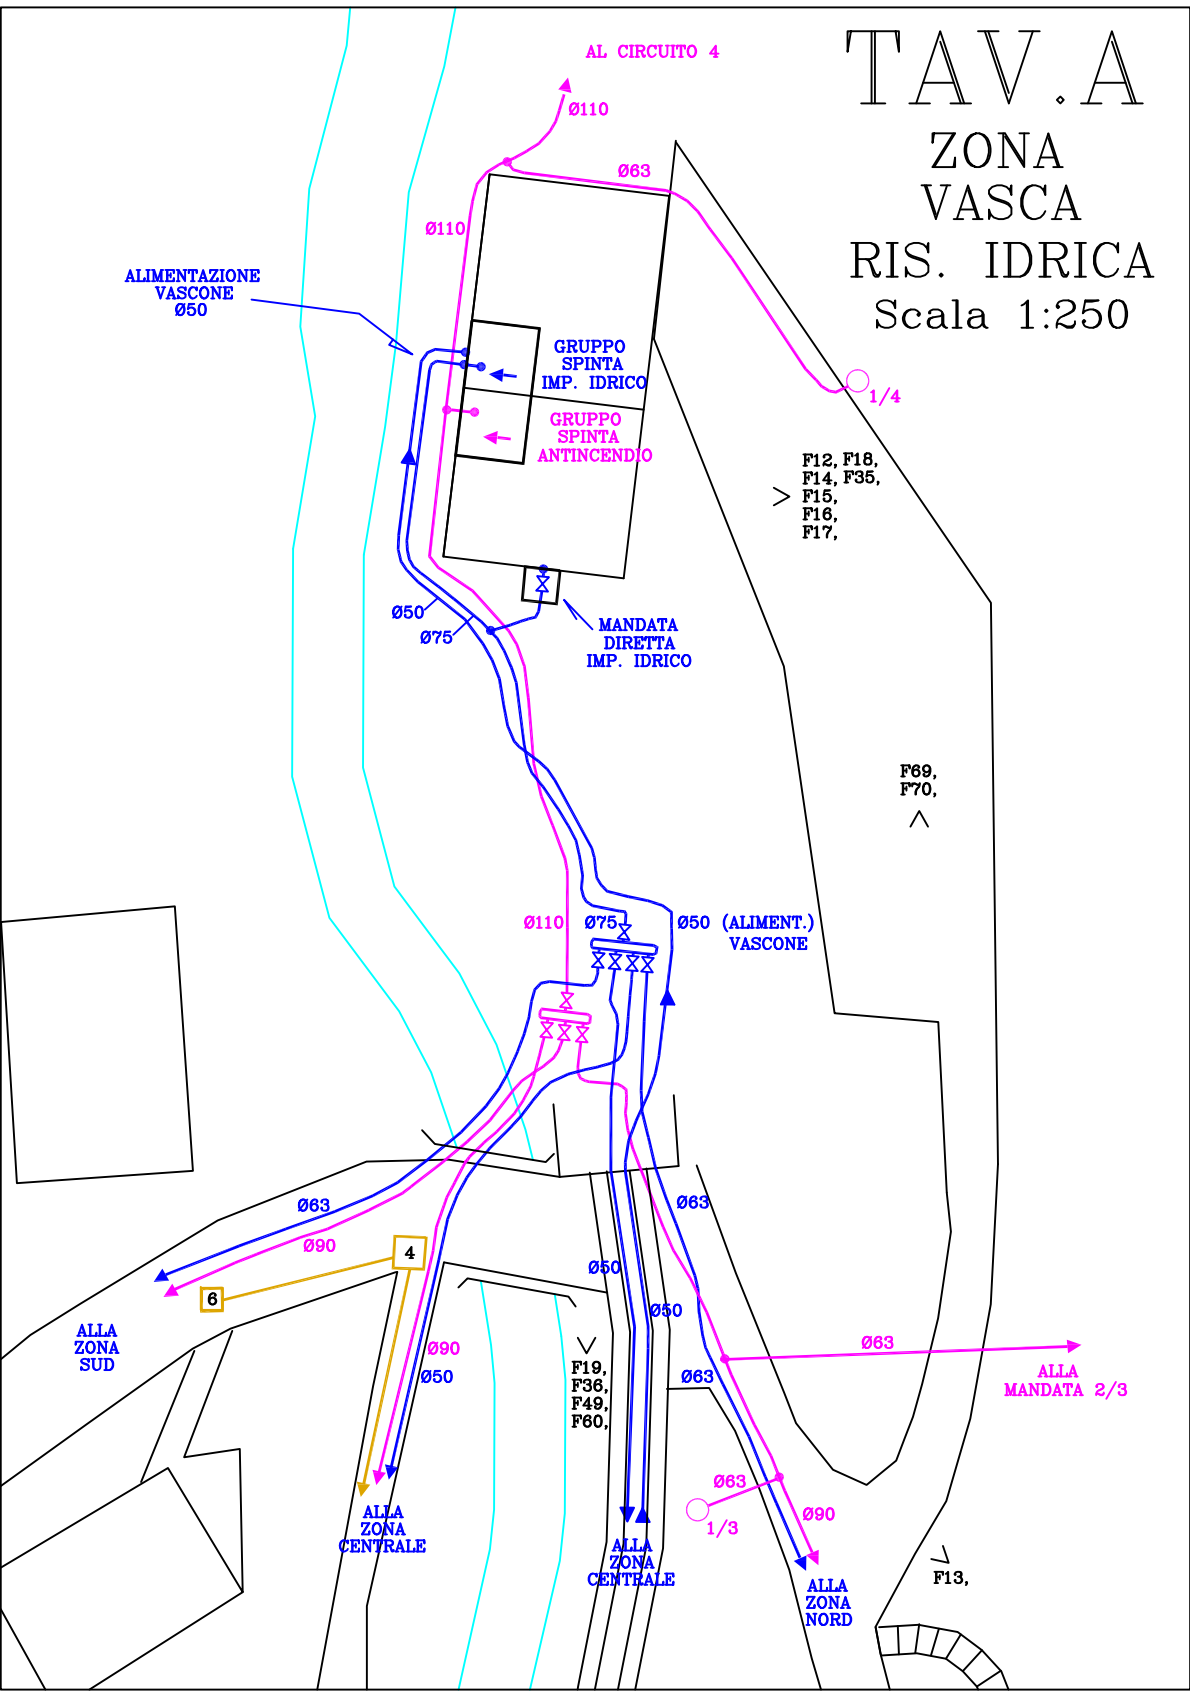

TAV.B
ZONA
SUD
Scala 1:250

